


RZĘDNA DNA PRZEWODU PARTER					
ODLEGŁOŚĆ PARTER					
RZĘDNA DNA PRZEWODU 1 PIĘTRO					
ODLEGŁOŚĆ 1 PIĘTRO					

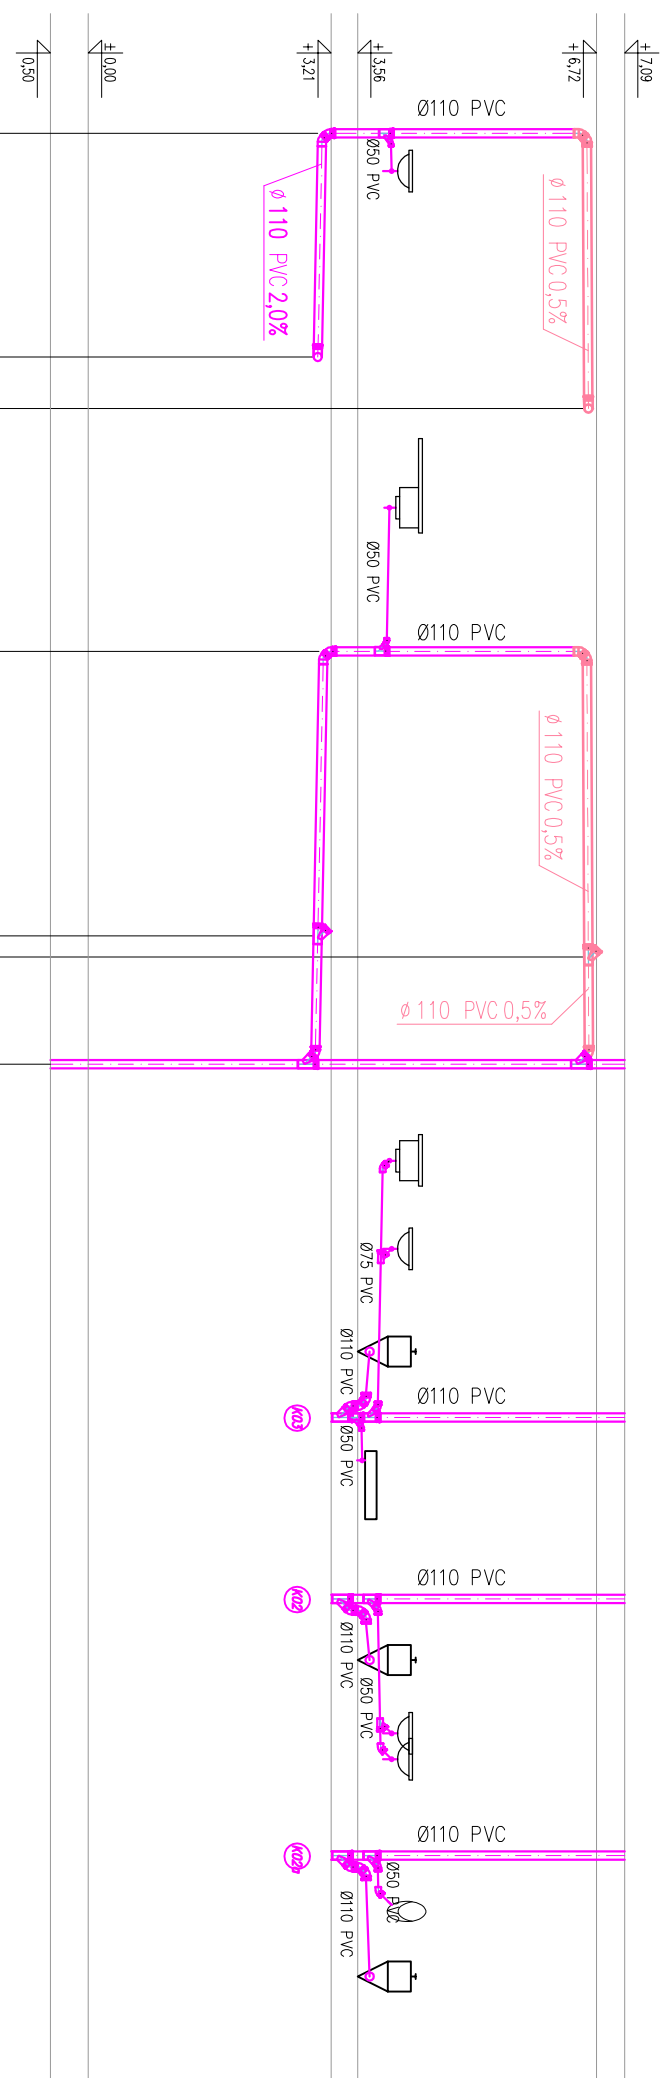

BIURO USŁUG PROJEKTOWYCH
KUTYŃNA
02-125 Warszawa, ul. Koszyńskiego 54, m. 37
 BIURO: 05-735 Warszawa, ul. Zająkowska 56A
 tel./fax 22-670-24-54 email: kuty@kuty.pl

INWESTOR
 Wojewódzka Stacja Pogotowia Ratunkowego
 i Transportu Sanitarnego "MEDITRANS"
 ul. Poznańska 22/Heza 56, 00-685 WARSZAWA

OBIEKT
 Budynek Wojewódzkiej Stacji Pogotowia Ratunkowego
 i Transportu Sanitarnego "MEDITRANS"

NAZWA PROJEKTU
 Remont pomieszczeń na potrzeby
 Centrum Dyspozytorskiego

NAZWA RYSUNKU
 INSTALACJA WOD-KAN ROZWIINIĘCIE KANALIZACJI

SKALA | 1:100 | **DATA** | lipiec 2014

ZESPÓŁ AUTORSKI	Nr upraw.	podpis
<i>mgr inż. Elżbieta Kutyńska</i>	Wz 402/93	
<i>inż. Janusz Żurawik</i>	Wz 179/94	

SANITARNA	BUDOWLANA	1	6
<small>branża</small>	<small>faza</small>	<small>rewizja</small>	<small>Nr rysunku</small>